

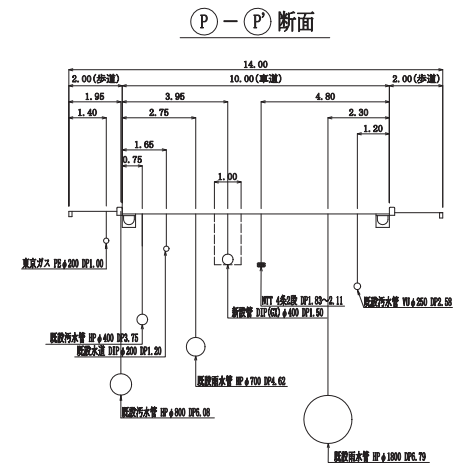
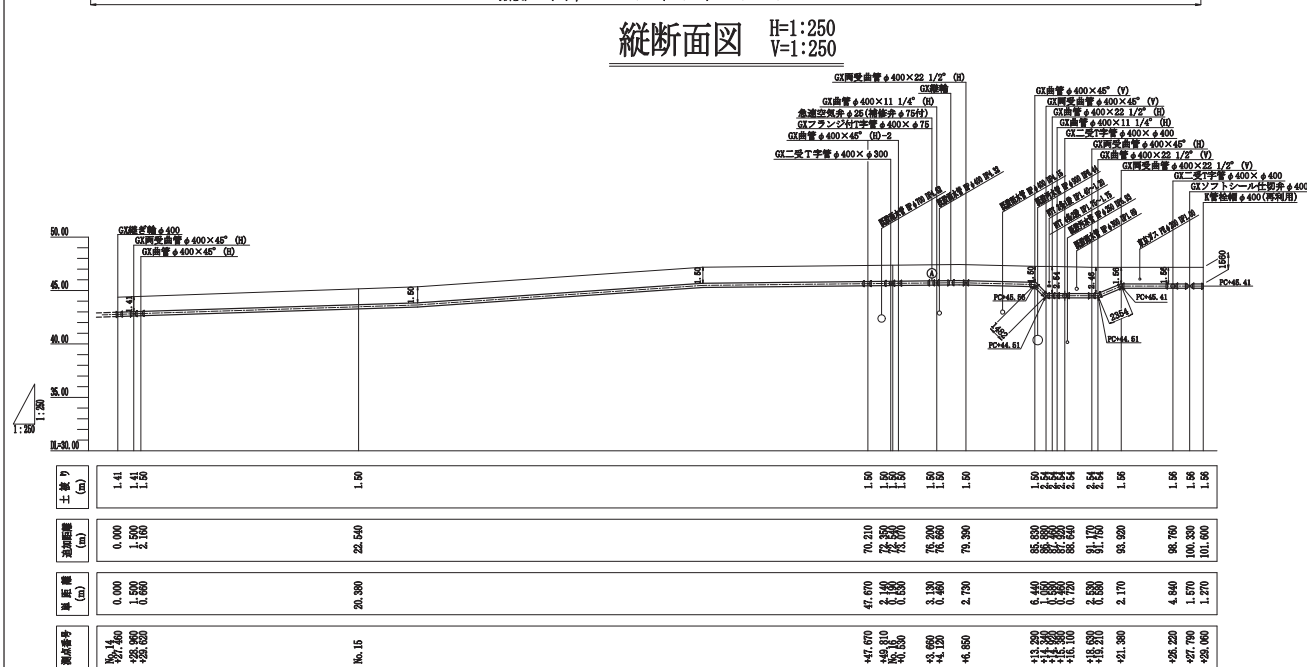
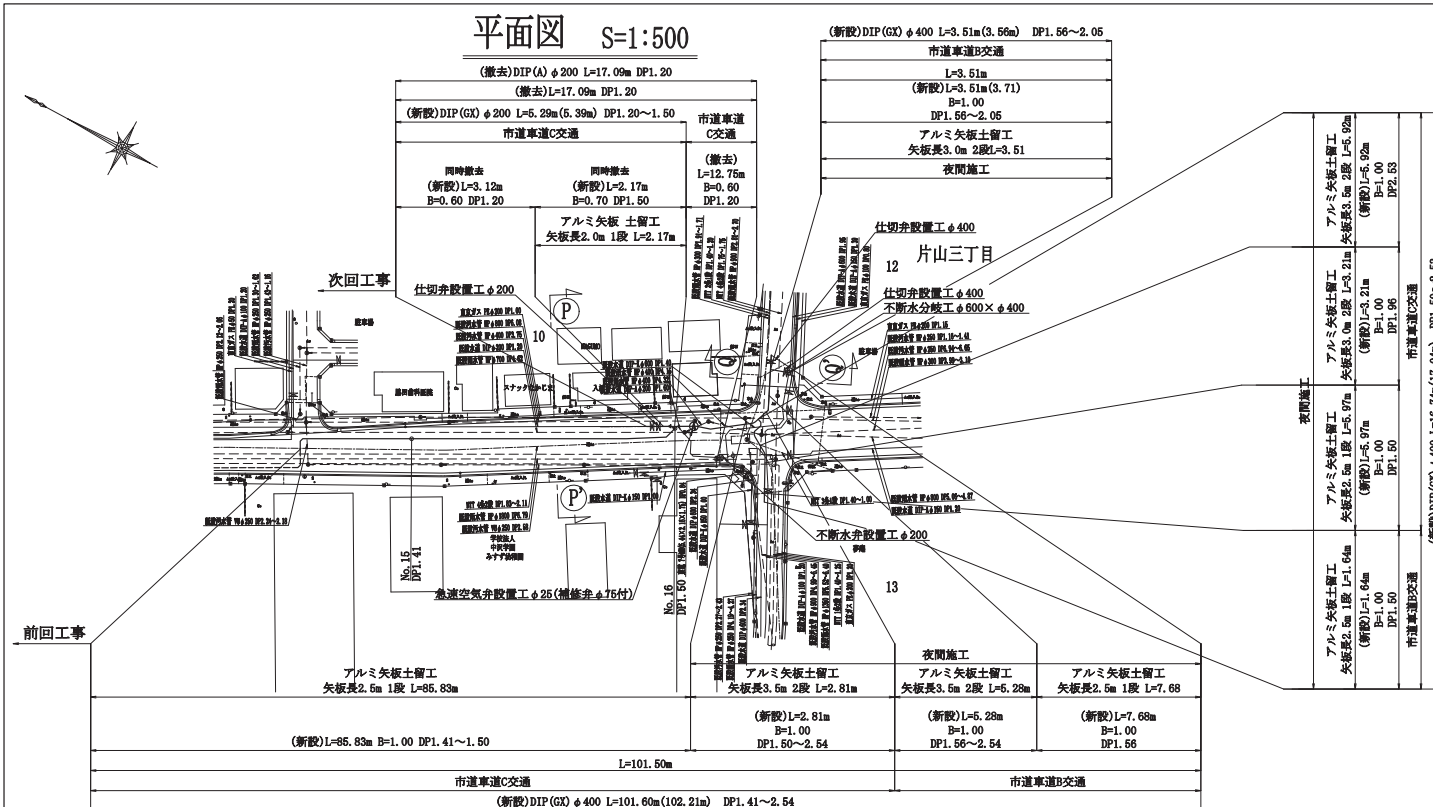


- 地下埋設物凡例
- | | |
|------|------|
| ———— | 新設水道 |
| ———— | 既設水道 |
| ---- | NTT |
| ---- | 汚水 |
| ---- | 雨水 |
| ---- | 東電 |
| ---- | 東京ガス |
| ---- | ニチガス |

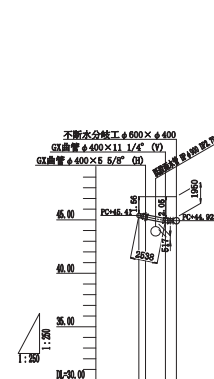


件 名	片山二・三丁目地内配水管布設工事		
図 名	案内図・平面図・縦断面図・断面図		
場 所	新座市片山二・三丁目地内		
測 量	令和 年 月 日	縮 尺	図 示
製 図	令和 年 月 日	No.	
新座市インフラ整備部水道施設課		No.	1 / 8

詳細図 S=1:500

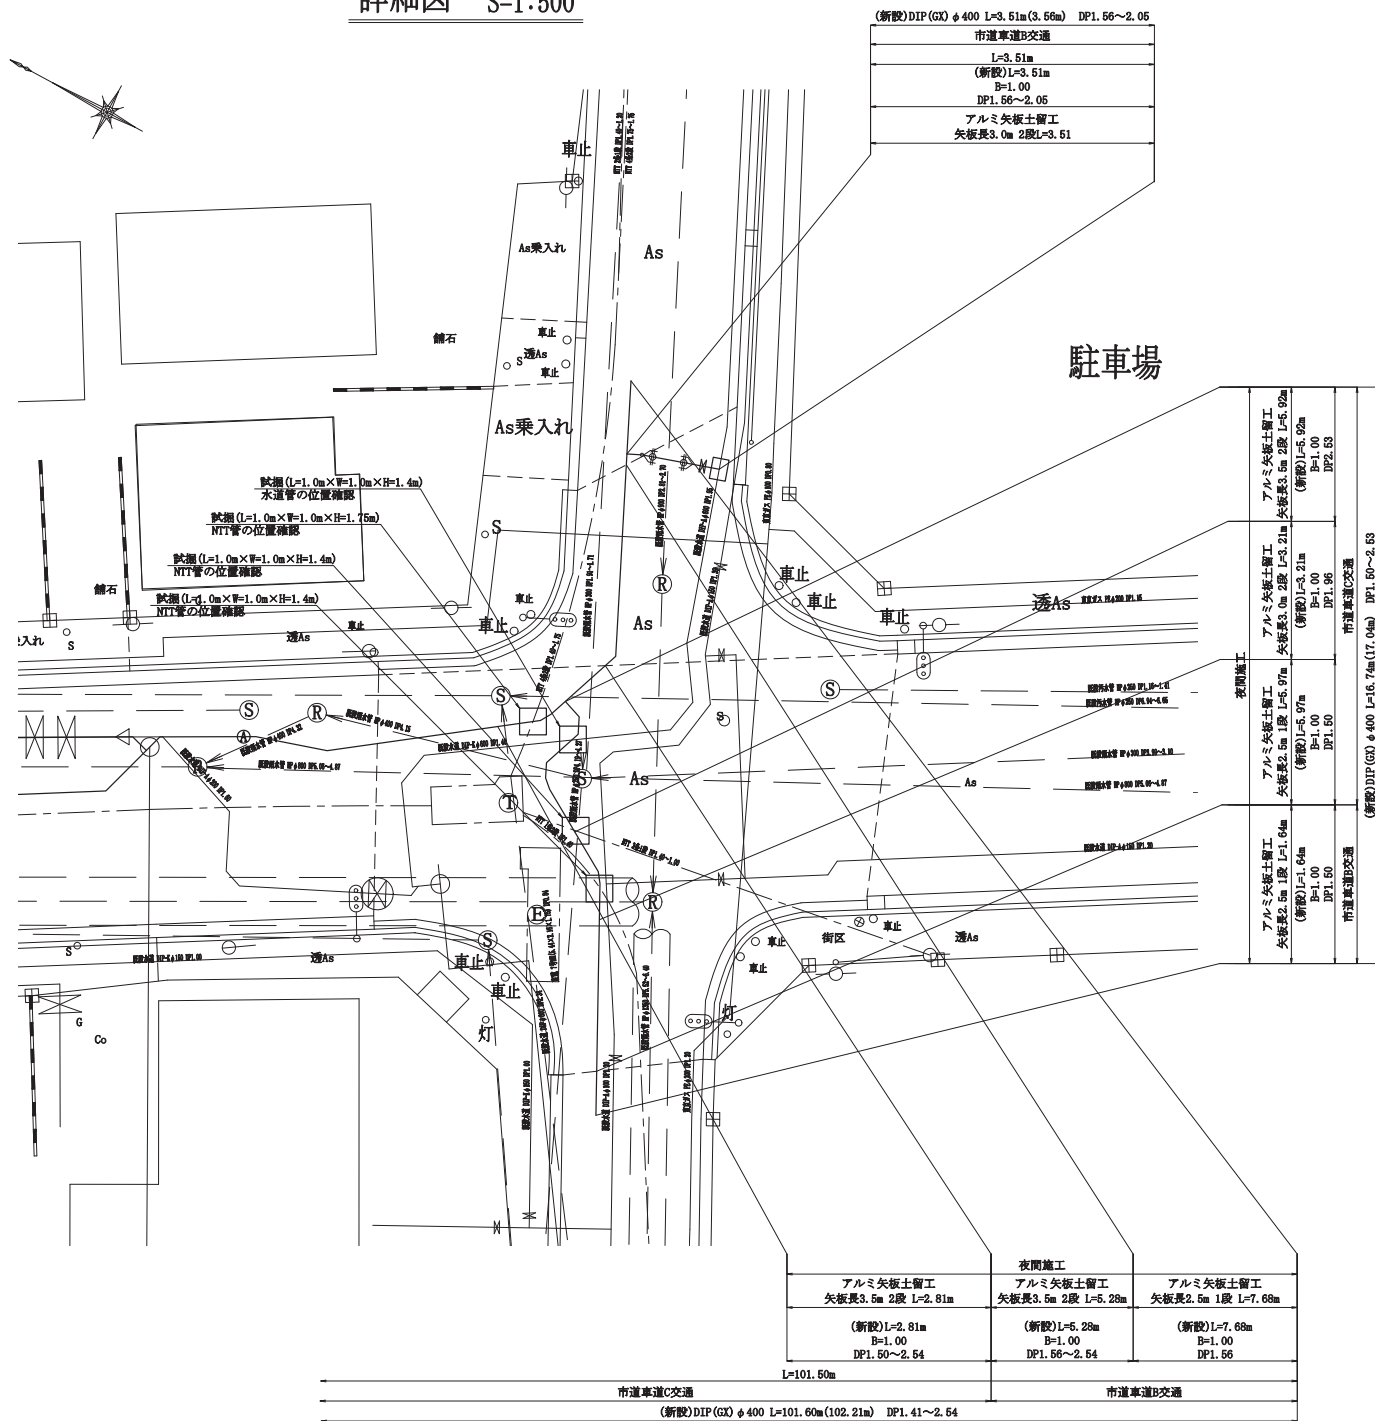

測点番号	車距値 (m)	追加距離 (m)	土盛り (m)
0.000	0.000	0.000	1.56
+0.620	0.620	0.620	1.68
+2.490	1.870	2.490	1.95
+3.510	1.020	3.510	1.95

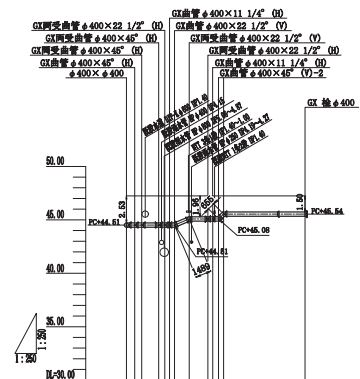


断面位置	断面距離 (m)	追加距離 (m)	土量 (m)
断面番号	0.000 +0.750 +1.440 +2.130 +2.820 +3.510 +4.200 +4.890 +5.580	0.000 0.750 1.440 2.130 2.820 3.510 4.200 4.890 5.580	0.222 0.444 0.666 0.888 1.110 1.332 1.554 1.776 1.998
			1.50

- 地下埋設物凡例
- | | |
|------|------|
| —— | 新設水道 |
| —— | 既設水道 |
| ---- | NIT |
| --- | 汚水 |
| --- | 雨水 |
| ---- | 東電 |
| ---- | 東京ガス |
| ---- | ニチガス |

件 名	片山二・三丁目地内配水管布設工事					
図 名	詳細図・縦断面図					
場 所	新座市片山二・三丁目地内					
測 量	令和	年	月	日	縮 尺	図 示
製 図	令和	年	月	日	No.	
新座市インフラ整備部水道施設課					No.	2 / 8


配管詳細図 S=Free

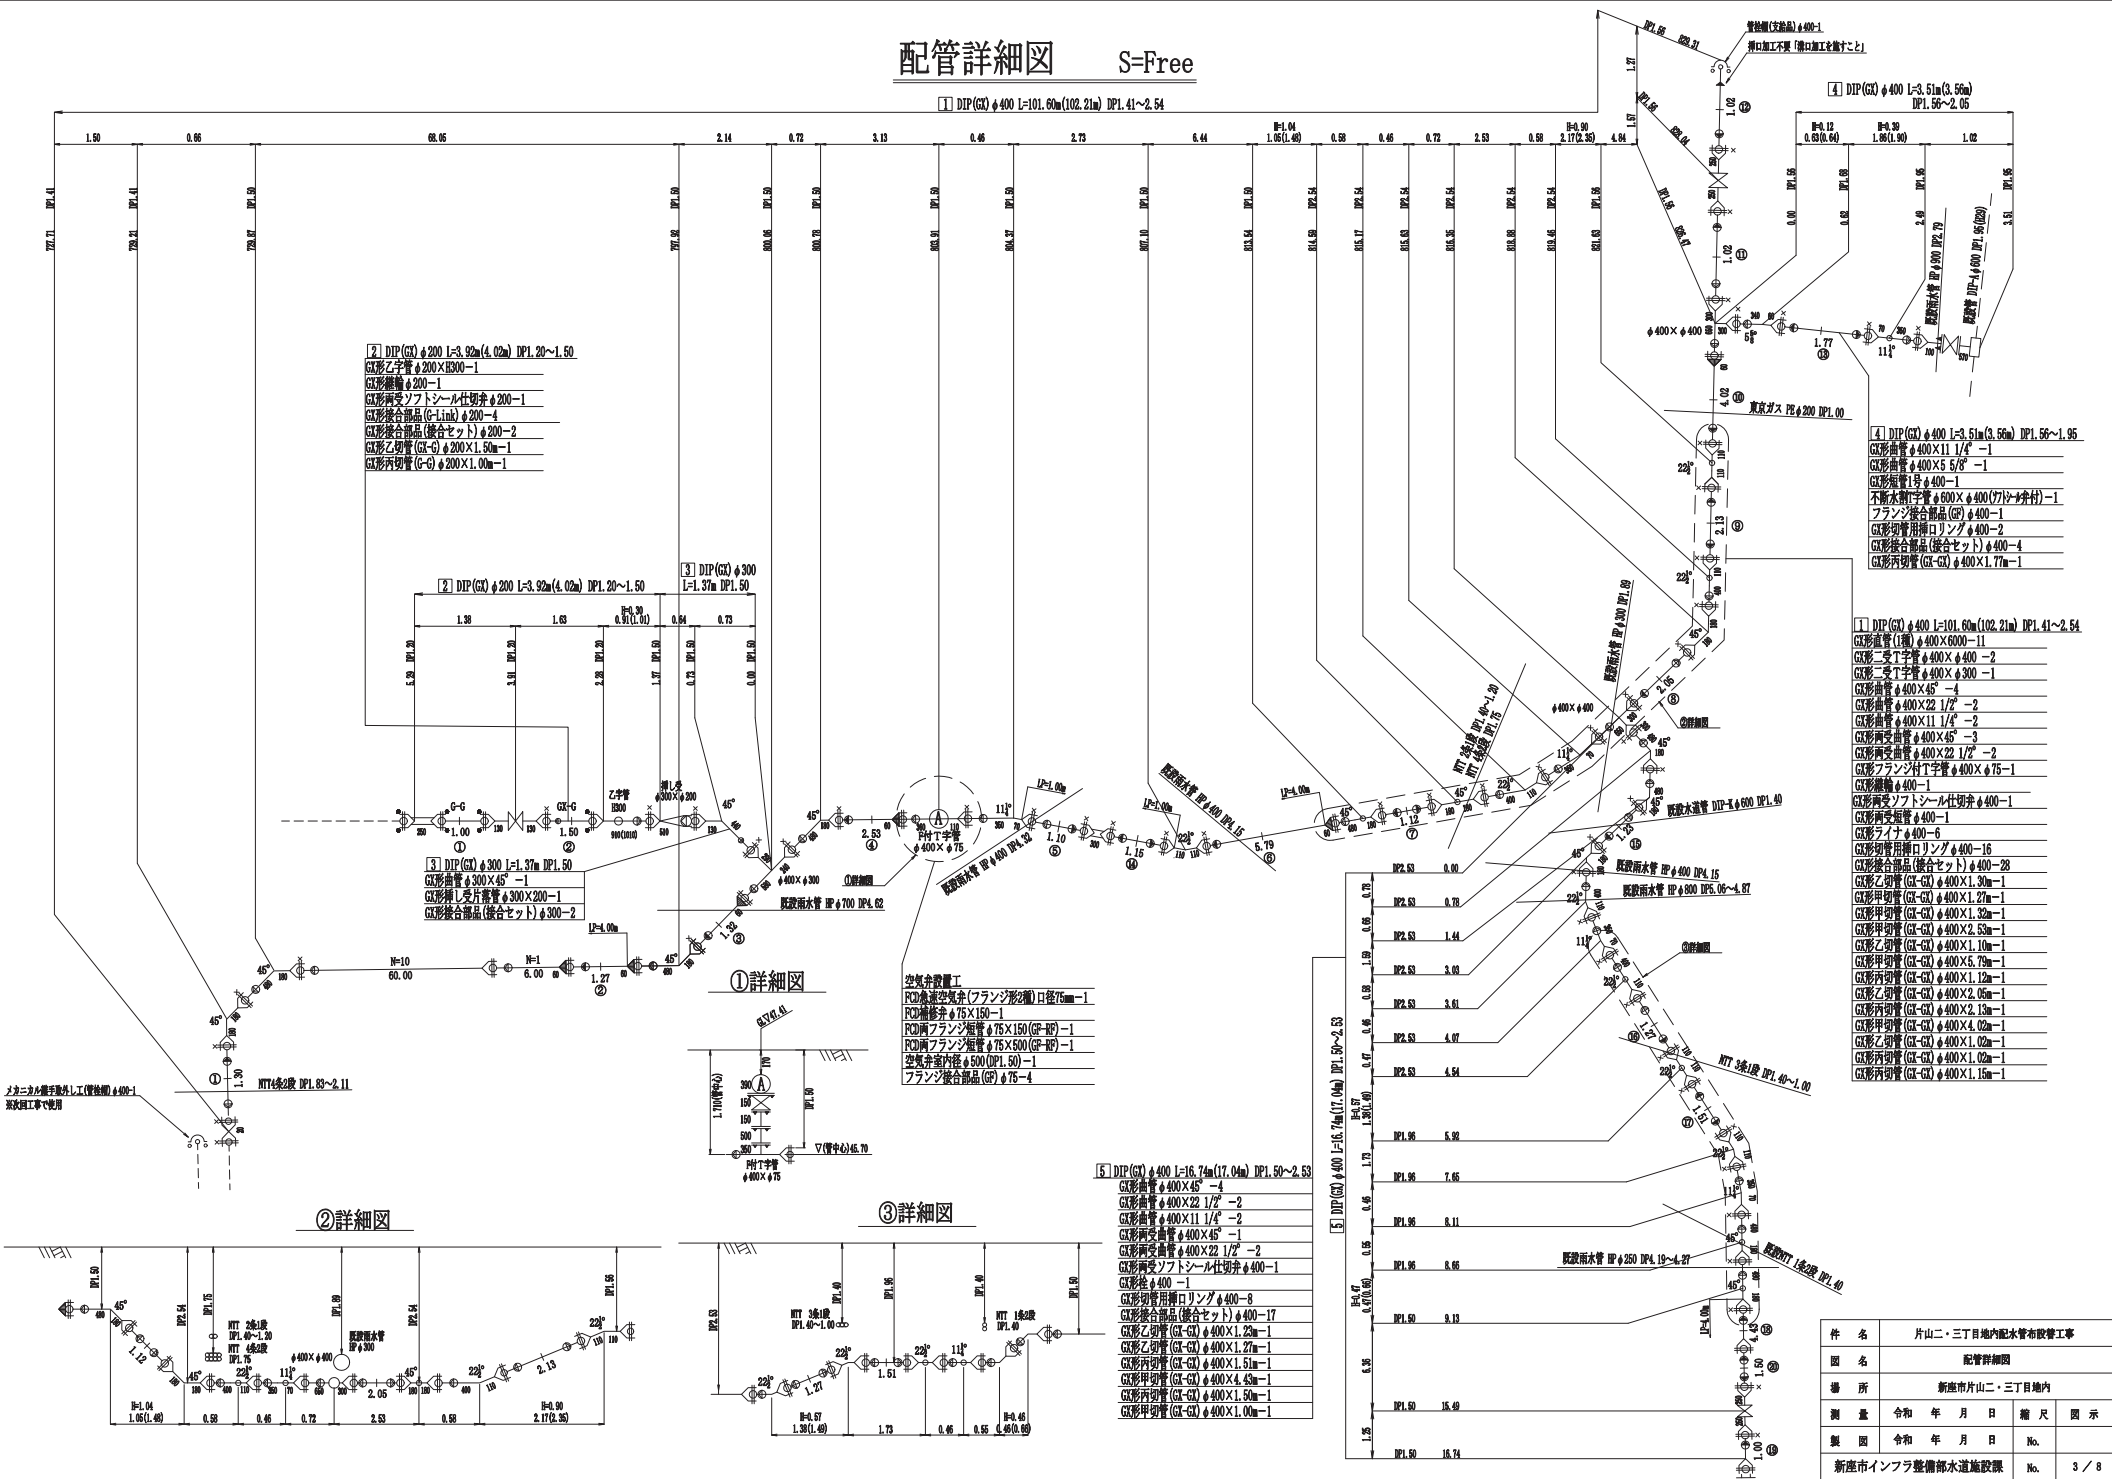


件名	片山二・三丁目内配水管布設工事			
図名	配管詳細図			
場所	新座市片山二・三丁目内			
測量	令和	年月日	縮尺	図示
製図	令和	年月日	No.	
新座市インフラ整備部水道施設課	No.		3 / 8	

仕切弁室・空気弁室標準構造図 S=1:15

レジンコンクリート製
φ 400仕切弁室

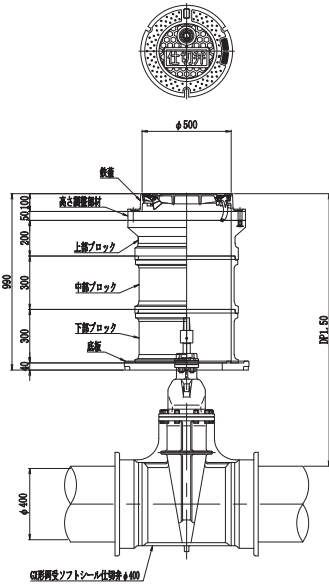


レジンコンクリート製
急速空気弁室

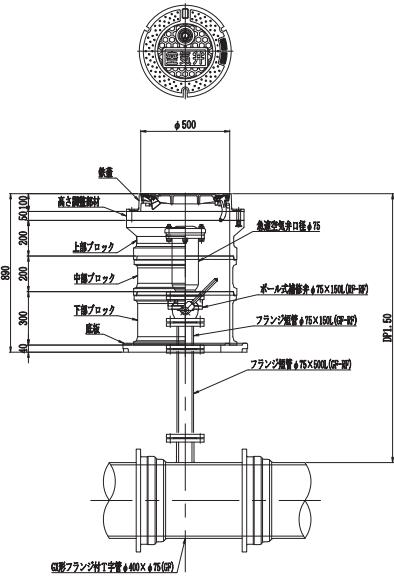


件 名	片山二・三丁目地内配水管布設管工事		
図 名	仕切弁室・空気弁室標準構造図		
場 所	新座市片山二・三丁目地内		
測 量	令和 年 月 日	縮 尺	図 示
製 図	令和 年 月 日	No.	
新座市インフラ整備部水道施設課		No.	4 / 8

土留工標準図(参考図) S=1:20

平面図

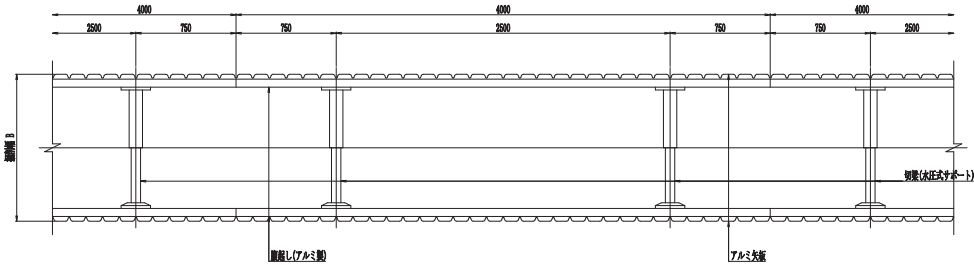

断面図

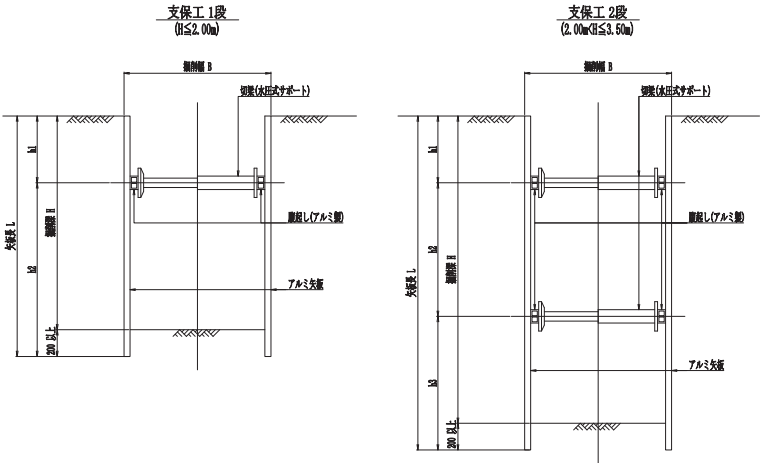

土工標準図 S=1:20

市道車道部C交通舗装





市道車道部B交通舗装

A-1.新設

A-3.撤去

B-1.新設


B-2.布設管

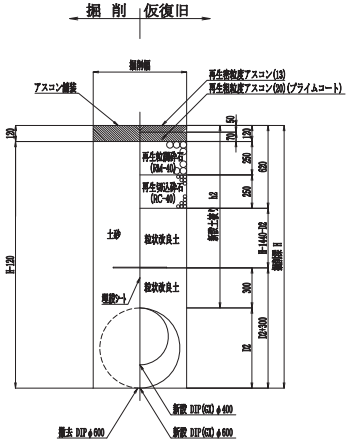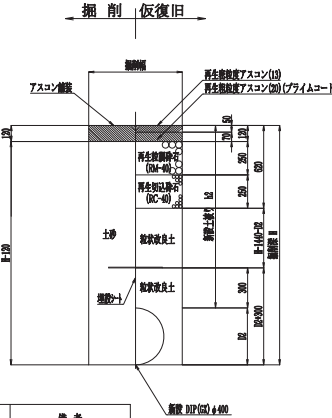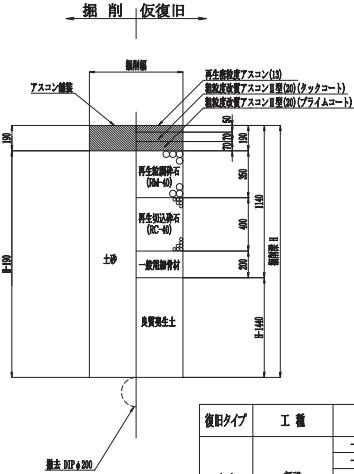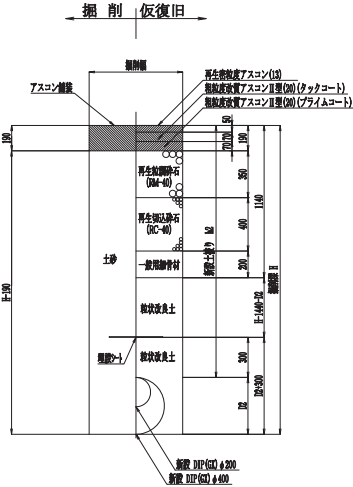


復旧タイプ	工 種	口 径 既設/新設	D1/D2 mm	B mm	h mm	H mm	備 考
A-1	新設	- /400(GX)	- /430	1000	1410~1500	1840~1930	土工有り
		- /400(GX)	- /430	1000	1500	1930	土工有り
		- /400(GX)	- /430	1000	1960	2390	土工有り
		- /400(GX)	- /430	1000	2530	2960	土工有り
		- /400(GX)	- /430	1000	1500~2540	1930~2970	土工有り
A-2	布設管	200 /200(GX)	220 /220	700	1500	1720	土工有り
A-3	撤去	200 /200(GX)	220 /220	600	1200	1420	土工有り
		200 /	220 /	600	1200	1200	
		- /400(GX)	- /430	1000	1500	1930	土工有り
		- /400(GX)	- /430	1000	1560	1990	土工有り
		- /400(GX)	- /430	1000	1500~2050	1930~2480	土工有り
B-1	新設	- /400(GX)	- /430	1000	1500~2540	1930~2970	土工有り
		- /400(GX)	- /430	1000	1500~2540	1930~2970	土工有り
		- /400(GX)	- /430	1000	1500~2540	1930~2970	土工有り

件 名	片山二・三丁目地内配水管布設管工事
図 名	土工標準図(参考図)・土工標準図
場 所	新座市片山二・三丁目地内
測 量	令和 年 月 日 縮 尺 図 示
製 図	令和 年 月 日 No.
新座市インフラ整備部水道施設課 No. 5 / 8	

仮設平面図 S=1:500

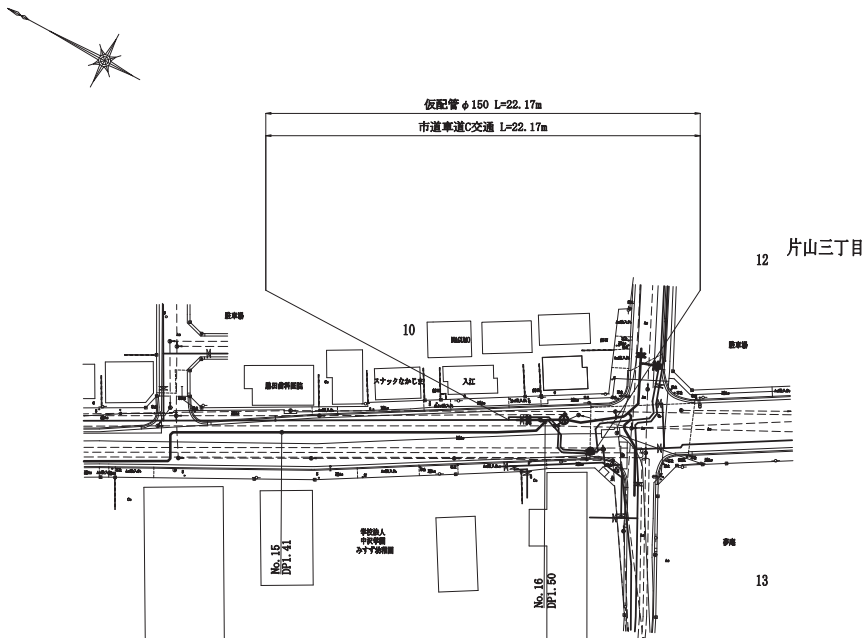


仮設配管図

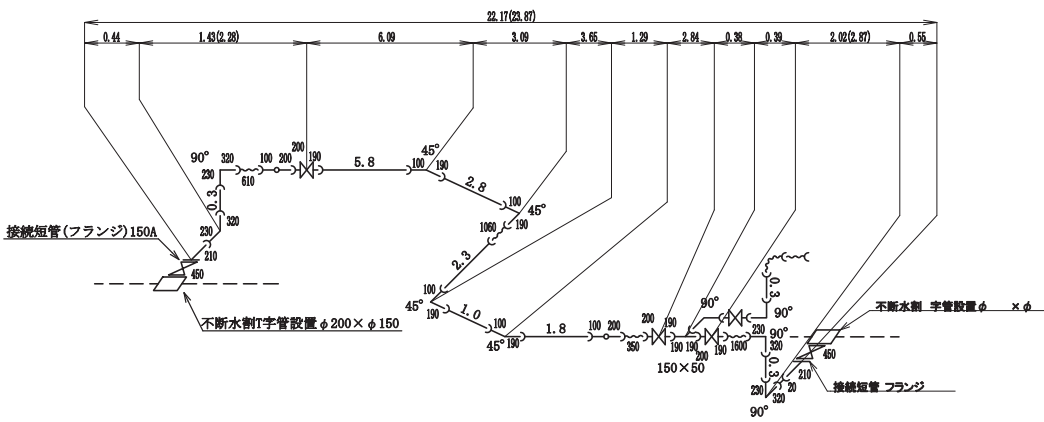


設置材料表配一覧			
資材名称	記号	資材名称	記号
直 管	—	レギュレーター	△
フレキ管	—	取り出し継管	⊥
エルボ	⌋	假設消火栓	♀
チーヅ	⌋	假設空気弁	♀
バルブ	⌋	継接用直管	—
受け×グルーピング	×		
掘×グルーピング	×		


土工標準図 S=1:20

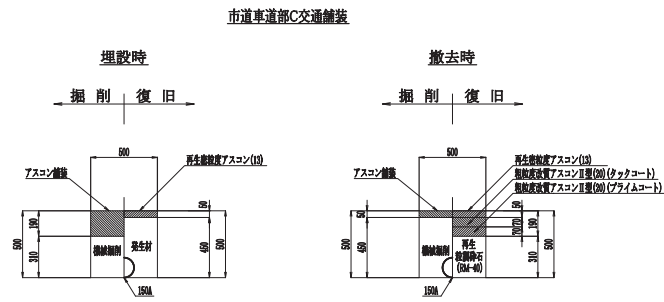

不断水分歧工土工図

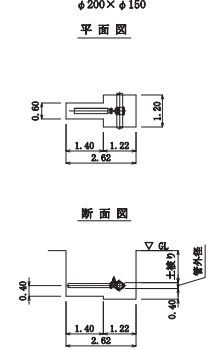


不断水弁設置工土工図

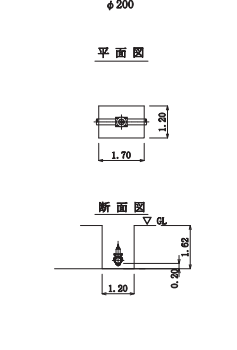


件 名	片山二・三丁目地内配水管布設管工事		
図 名	仮設平面図・仮設配管図・土工標準図		
場 所	新座市片山二・三丁目地内		
測 量	令和 年 月 日	縮 尺	図 示
製 図	令和 年 月 日	No.	
新座市インフラ整備部水道施設課	No.	6 / 8	

付帯工図 S:1:250

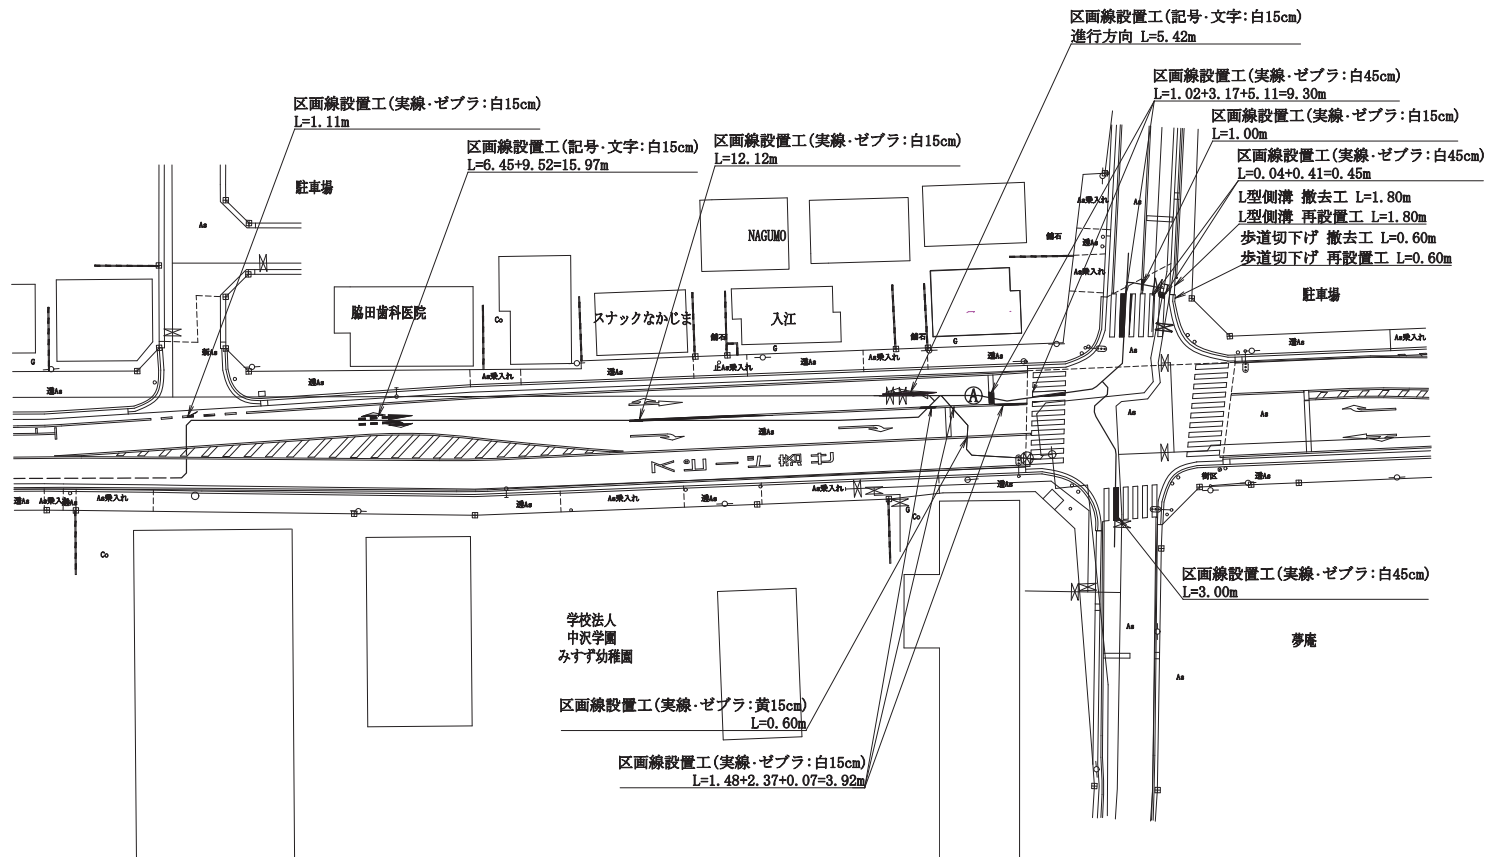


件名	片山二・三丁目地内配水管布設工		
図名	付帯工図		
場所	新産市片山二・三丁目地内		
測量	令和 年 月 日	縮尺	図示
製図	令和 年 月 日	No.	
新産市インフラ整備部水道施設課		No.	7 / 8


交通規制図①（参考図） S=1:250

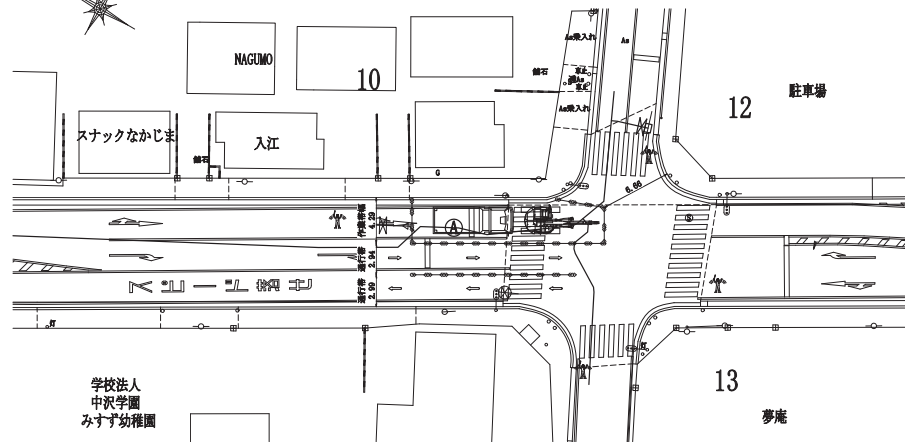


交通規制図②（参考図） S=1:250

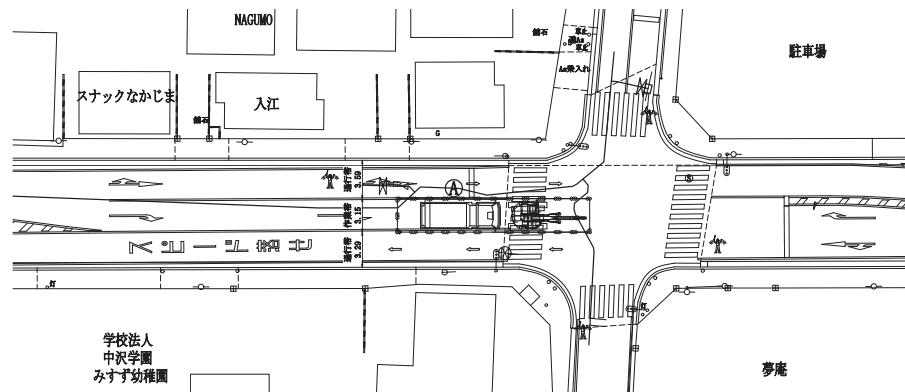


交通規制図③（参考図） S=1:250

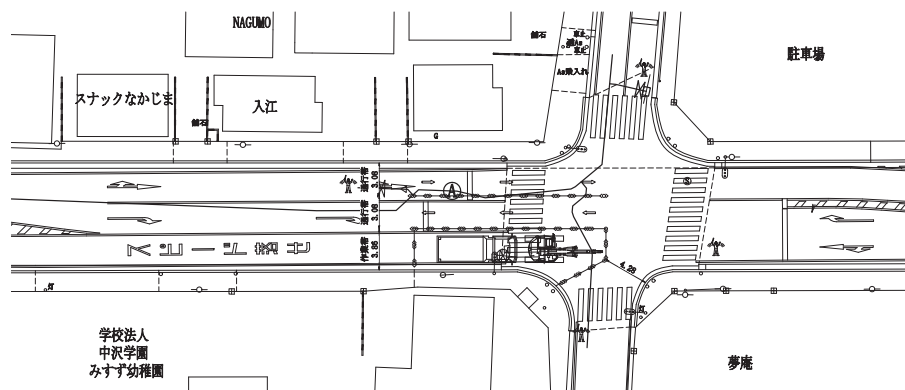


横断面 S=1:100

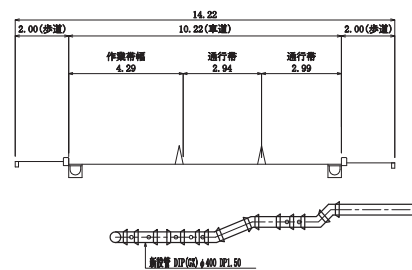

横断面 S=1:100

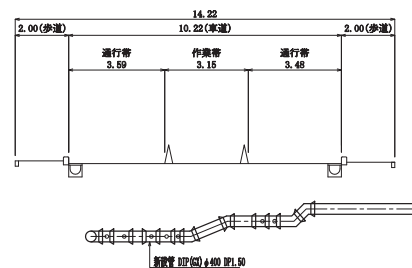

横断面 S=1:100

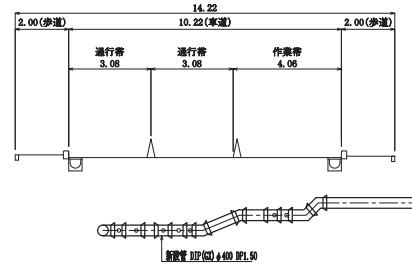

案内図 S=1:10000



件名	片山二・三丁目地内配水管布設管工事		
図名	交通規制図①、②、③（参考図）・横断面		
場所	新座市片山二・三丁目地内		
測量	令和 年 月 日	縮尺	図示
製図	令和 年 月 日	No.	
新座市インフラ整備部水道施設課		No.	8 / 8